


PLAN INSTALACJI ELEKTRYCZNEJ

SKALA 1:100

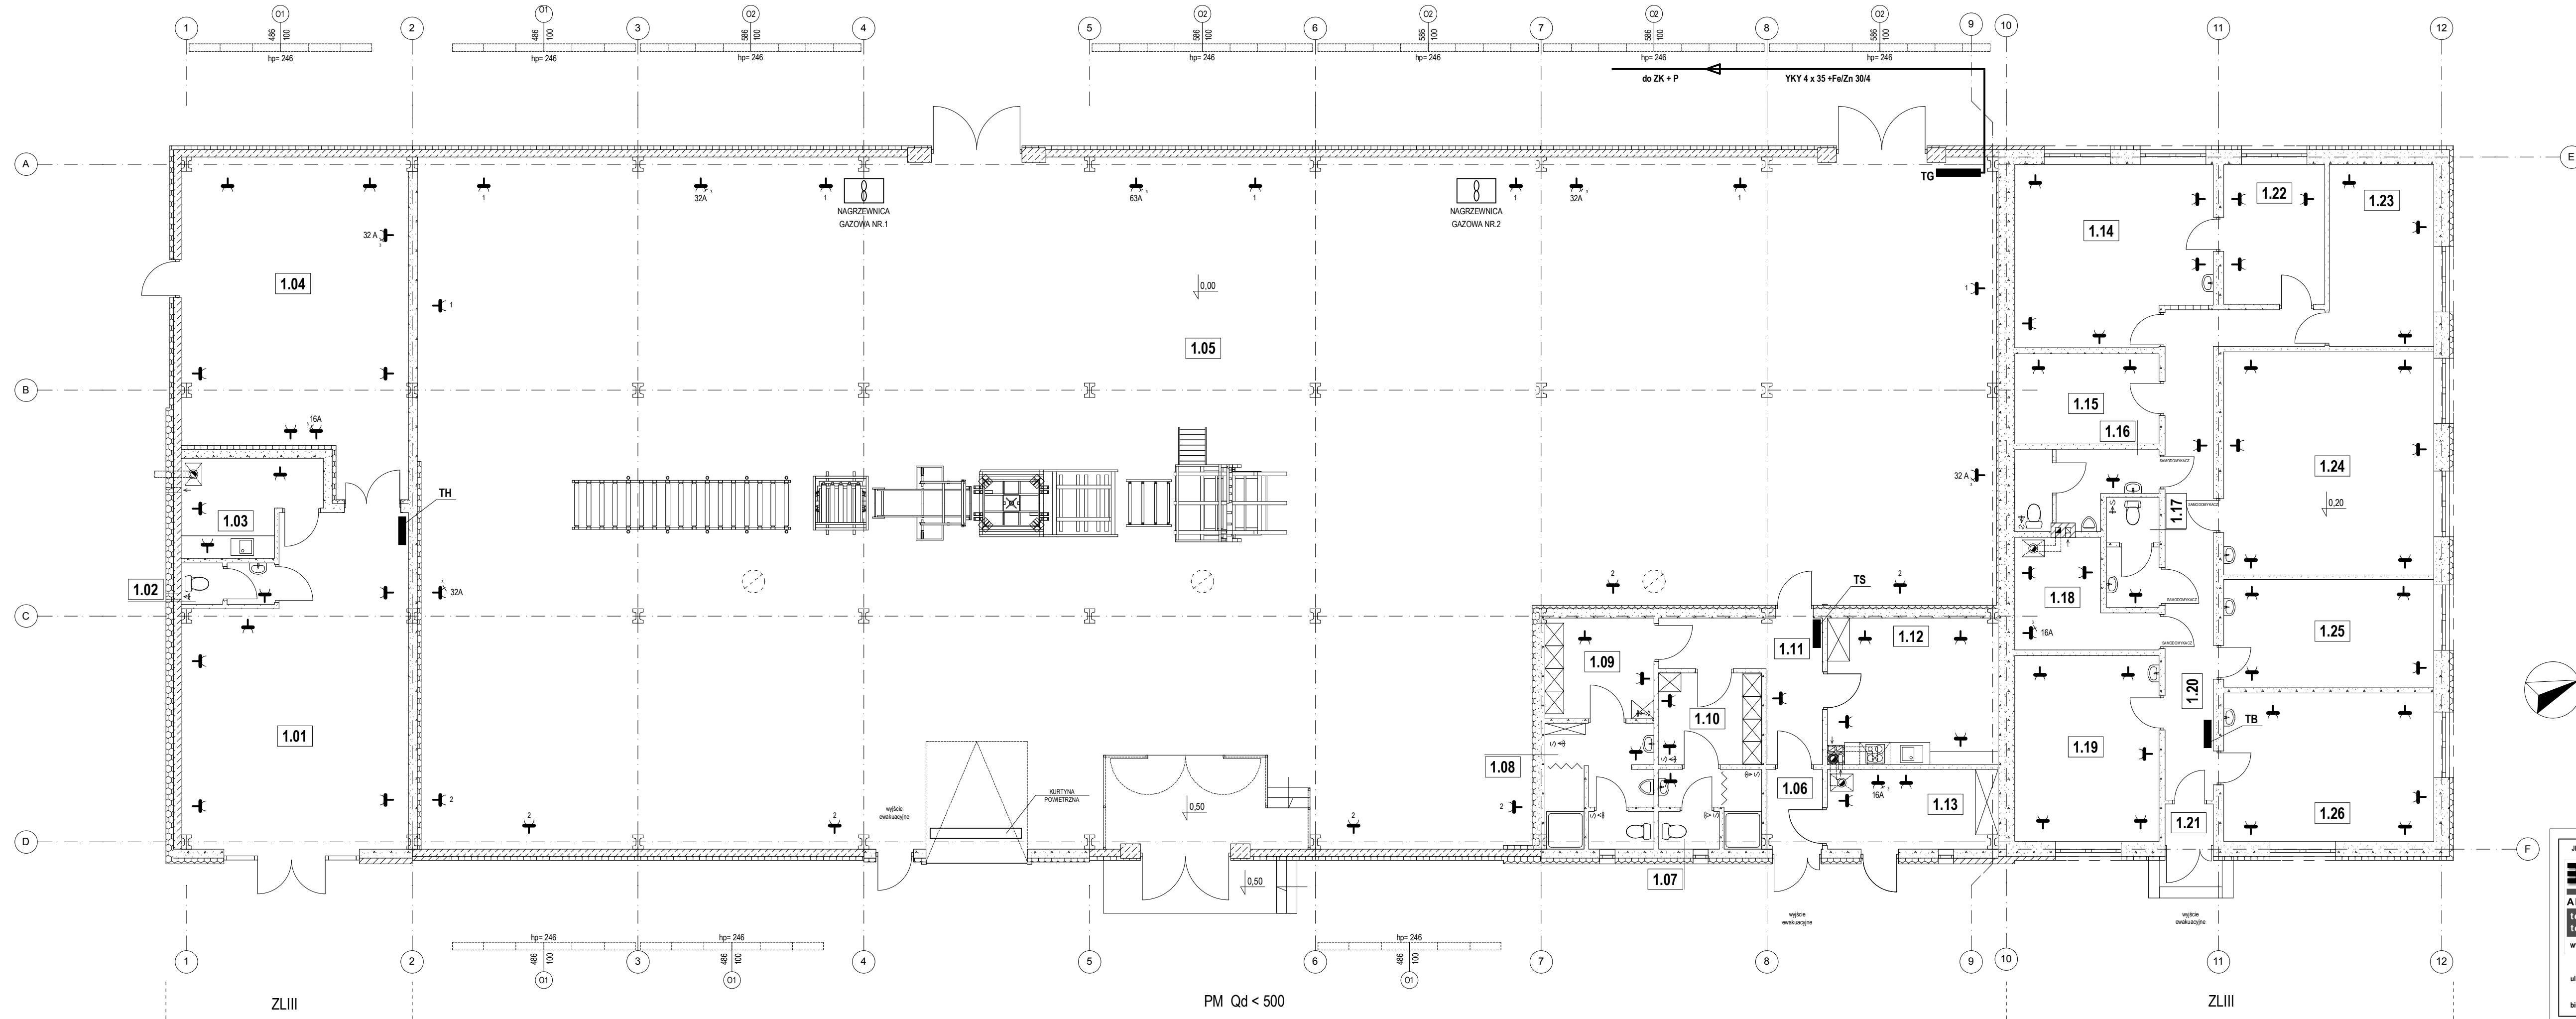


Nr	Nazwa pomieszczenia	Powierzchnia [m2]
1.01	Sklep	47,10
1.02	W.C.	2,70
1.03	Pom. socjalne	8,31
1.04	Pom. magazynowe	48,59
1.05	Pom. produkcyjne	687,26
1.06	Wiatrołap	3,12
1.07	Łazienka z W.C. damska	5,59
1.08	Łazienka z W.C. męska	9,23
1.09	Szatnia męska	7,77
1.10	Szatnia damska	6,69
1.11	Komunikacja	9,65
1.12	Pom. socjalne	17,43
1.13	Kotłownia	9,52
1.14	Pom. biurowe	24,03
1.15	Pom. biurowe	9,22
1.16	W.C. męskie	6,64
1.17	W.C. damskie	4,10
1.18	Kotłownia	8,37
1.19	Pom. biurowe	18,97
1.20	Korytaż	19,58
1.21	Wiatrołap	1,28
1.22	Pom. pomocnicze	9,94
1.23	Pom. pomocnicze	13,43
1.24	Pom. techniczne	33,09
1.25	Pom. biurowe	15,96
1.26	Pom. biurowe	22,04
		Σ=1 055,24

- GNIAZDO WTYKOWE 2P+Z 16A/250V - PODTYNKOWE OGÓLNEGO PRZEZNACZENIA
 - GNIAZDO WTYKOWE 3P+Z-N 16A-63A/250V PODTYNKOWE
 - TABLICA ROZDZIELCZA
 TG - TABLICA GŁÓWNA
 TS - TABLICA SOCJALNA
 TB - TABLICA BIURA
 TH - TABLICA SKLEPU

1. W biurze, sklepie i pom. socjalnych:
 Instalację wykonać przewodami YDYp lub YDY 750V
 - na ścianach drewnianych prowadzona w listwach elektroinstalacyjnych lub rurkach RL a w przestrzeni między płytami gipsowo-kartonowymi w rurkach kartonowych FGL20.
 - na ścianach murowanych układana w lynku
 Obwody oświetleniowe (3-5) x 1,5 mm²
 Obwody gniazd wtykowych 230V 3 x 2,5 mm²
 Obwody gniazd wtykowych 400V 5 x 2,5 mm²

2. W pomieszczeniach produkcyjnych instalację prowadzić w korytkach lub na drabinkach i listwach elektroinstalacyjnych.

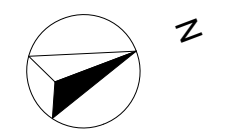

JEDNOSTKA PROJEKTOWA: BAUER ARCHITEKTURA tel: 609-607-956 tel: 662-720-286 www.bauer-architektura.pl Bauer Sp. z o.o. ul. Wojciechowska Sałok 28 20-704 Lublin biuro@bauer-architektura.pl	INWESTOR:	M.M.Bujak Mateusz Bujak, ul. Zana 68/9, 20-601 Lublin		
	TYTUL PROJEKTU:	BUDYNEK PRODUKCYJNO - MAGAZYNOWO - USŁUGOWY Uścimów, Dz.Nr. 40/25; 40/26; 40/28, gmina Uścimów		
	TYTUL RYSUNKU:	RZUT PARTERU - GNIAZDA		
	FUNKCJA:	MIĘ I NAZWISKO	NR UPRAWNIEN	PODPIS
PROJEKTOWAŁ:				SKALA: 1:100 2x A3
OPRACOWAŁ:				NR RYSUNKU: IE-02
				MAJ 2018r